


Projekt przebudowy punktu wydawania posiłków w Szkole Podstawowej w Boguszowej – zakłada wydawanie 31 posiłków dziennie na naczyniach jednorazowych.

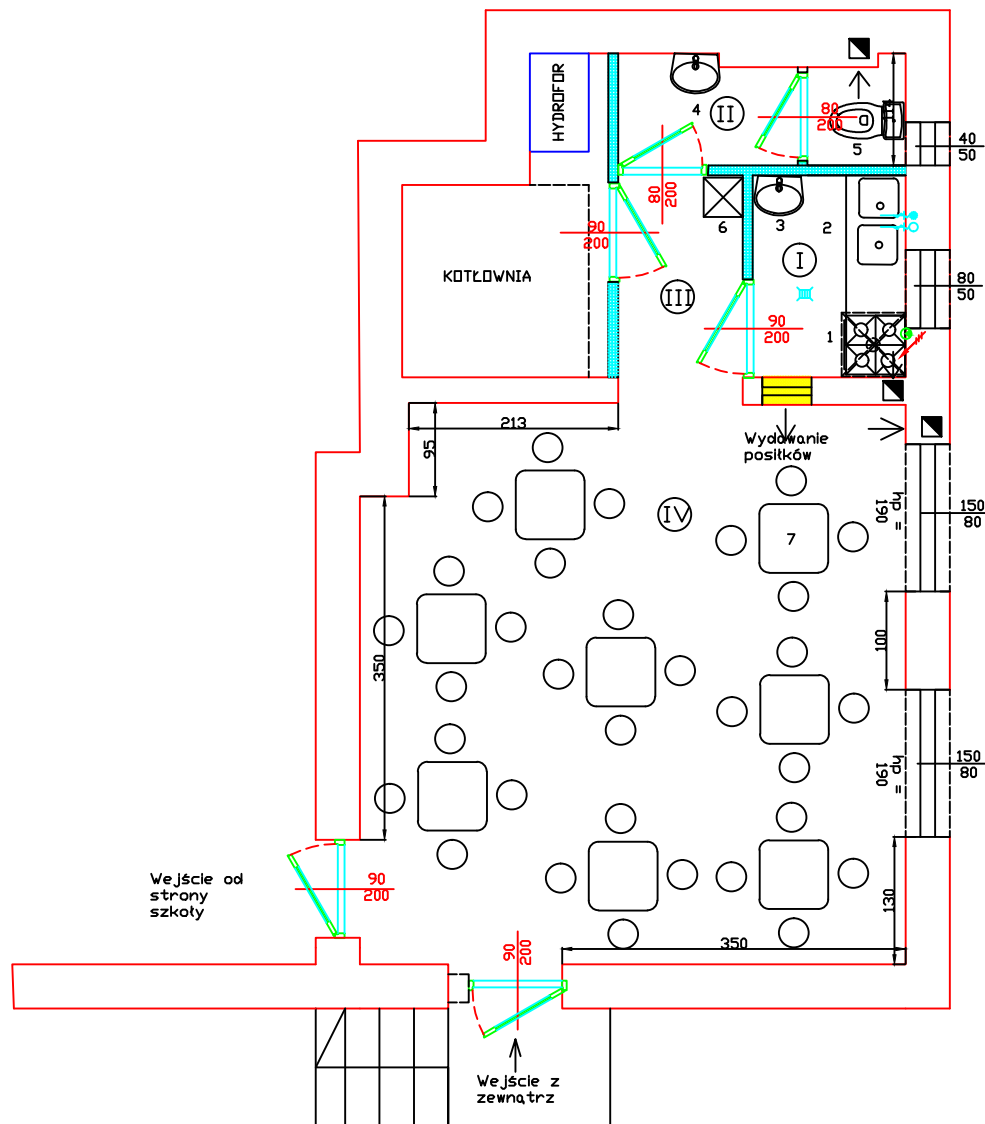

OPIS URZĄDZEŃ

I. Pomieszczenie wydawania potraw

1. Kuchnia elektryczna/gazowa 4 palnikowa z piekarnikiem 600x600x850mm, moc 3kW
2. Stół ze zlewem 2-komorowym i szafką 1400x600x850mm
3. Umywalka ceramiczna

II. Toaleta personelu

4. Umywalka ceramiczna
5. WC

III. Przedśionalek

6. Szafa BHP

IV. Sala stołowa

7. Zestaw stoliki + krzesła

LEGENDA

- przyłacze wody ciepłej i wody zimnej zawory ścienné
- $h=300$ od posadzki przyłacz do urządzenia na węzłach elastycznych
- wpust podłogowy ze wstępnym łapaczem odpadów (koszyczkiem)
- odprowadzenie wody zaszyfonowane DN30
- zasilanie 230V
- wentylacja mechaniczna
- przyłacze gazowe średnica 3/4 z zaworem

OZNACZENIA:

- ŚCIANY ISTNIEJĄCE
- ŚCIANY PROJEKTOWANE O KONSTRUKCJI LEKKIEJ SZKIELETOWEJ
- WYBURZENIA, PRZEBICIA OTWORÓW

IGUANA-GASTRO-POLSKA ul. Tarnowska 153 A, 33-300 NOWY SĄCZ		Skala 1:100
OBIEKT	SZKOŁA PODSTAWOWA W BOGUSZOWEJ	
NAZWA rys.	Projekt przebudowy punktu wydawania posiłków w BOGUSZOWEJ	